


Za zgodność z mapą do celów projektowych
mgr inż. Waldemar Walkowiak
LUB/0099/PWBS/16

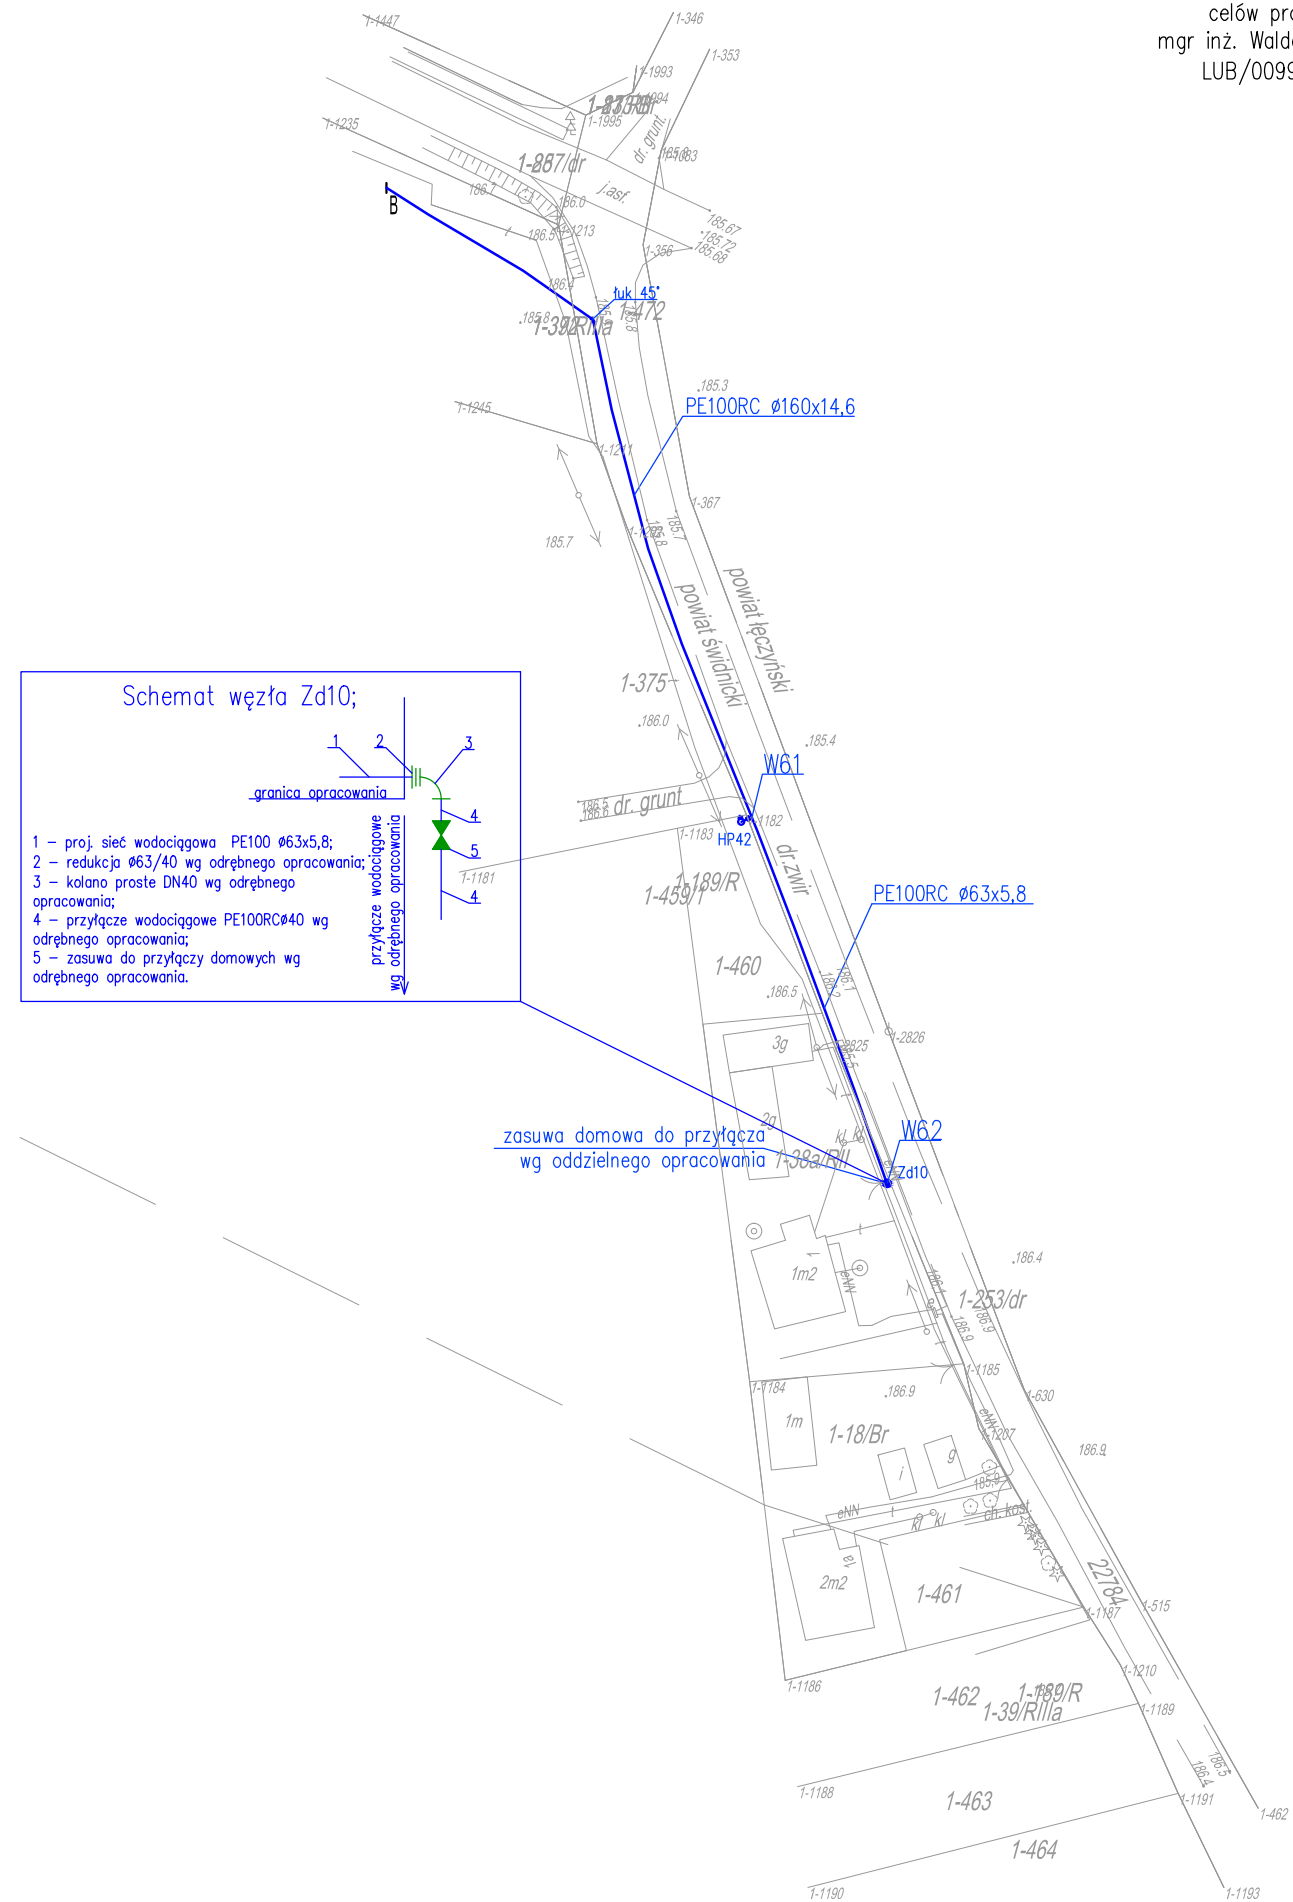

MAPA DO CELÓW PROJEKTOWYCH		
Oznaczenie kancelaryjne zgłoszenia pracy geodezyjnej	6640.901.2018	
Miejscowość	Dominów	
Jednostka ewidencyjna	identyfikator	061702_2
	nazwa	Mełgiew
Obręb ewidencyjny	identyfikator	061702_2.0001
	nazwa	Dominów
Skala mapy	1:1000	
Sekcja	8.151.11.16.3, 8.151.11.21.1	
Nazwa układu współrzędnych	prostokątnych płaskich	2000/8
	wysokości	Kronsztadt 60
Mapa aktualna wg stanu na dzień:	28.07.2018r.	
Oznaczenie działki oraz granic obszaru, który był przedmiotem aktualizacji	teren oznaczony kolorem żółtym	
Służebności gruntowe mające wpływ na zagospodarowanie gruntów zlokalizowanych w granicach projektowanej inwestycji	nie dotyczy	
Kontur użytku gruntowego, który nie jest ujawniony w bazie danych ewidencji gruntów i budynków	nie dotyczy	
<p>"GEO-TECH" GEODETA UPRAWNIENIY PRZEDSIĘBIORSTWO USŁUGOWE <i>Leszek Olszak</i> 21-010 Łęczna, ul. Słoneczna 16 REGON 090424489, NIP 712-266-37-39 tel. 0 506 187 972</p> <p><i>mgr Leszek Olszak</i> Nr upr. 20135</p> <p>Łęczna dn. 03-08-2018r. Imię i nazwisko, nr uprawnień oraz data i podpis geodety uprawnionego, który opracował mapę</p>		

Poświadczam zgodność niniejszej kopii z treścią materiału państwowego zasobu geodezyjnego i kartograficznego	
Organ prowadzący państwowy zasób geodezyjny i kartograficzny	STAROSTA ŚWIDNICKI
Nazwa materiału zasobu	operat techniczny
Identyfikator ewidencyjny materiału zasobu	P.0617. 2018. 826
Data wykonania kopii	2018 08. 07
Imię, nazwisko i podpis osoby reprezentującej organ	Z up. STAROSTY Referent <i>[Signature]</i>

- Legenda:
- HP01 – projektowany hydrant nadziemny DN80 PN16 z podwójnym zamknięciem, z kontrolowanym miejscem złamania
 - Z01 – zasuwa kołnierзова z żeliwa sferoidalnego
 - PE100RC Ø160x14,6 – materiał i średnica projektowanej sieci wodociągowej
 - — — — — projektowana sieć wodociągowa
 - — — — — rura ochronna

STAROSTA ŚWIDNICKI

Na podstawie art. 28§ ustawy z dnia 17 maja 1989 r. - Prawo geodezyjne i kartograficzne (Dz. U. z 2010 r. Nr 193, poz. 1287 z późn. zm.) informuje że dekulimantacja była przedmiotem narady koordynacyjnej przeprowadzonej w sposób tradycyjny i środkami elektronicznymi w dniu 2019-07-11 w Wydziale Budownictwa i Geodezji Starostwa Powiatowego w Świdniku

6630.124.2019
Protokół nr
z up. STAROSTY *[Signature]*
Mieczysław GINSPEKTOR
(Przewodniczący na)

Świdnik dn. 2019-07-17

Nazwa inwestycji: Budowa sieci wodociągowej w miejscowości Dominów, gmina Mełgiew.	Br sar		
Inwestor: Gminne Przedsiębiorstwo Komunalne Mełgiew Sp. z o.o. ul. Partyzancka 42, 21-007 Mełgiew	05.:		
Wykonawca: K 30 Sp. z o.o. ul. Kielecka 30/5, 02-530 Warszawa e-mail: biuro@k30.com.pl tel. 570 009 455, 664 566 191 NIP: 512-37-41-007			
Funkcja	Imię i Nazwisko	Uprawnienia	P.
Projektant	mgr inż. Waldemar Walkowiak	LUB/0099/PWBS/16 bez ograniczeń w specyficznych instalacyjnych w zakresie sieci, instalacji i urządzeń cieplnych, wentylacyjnych, gazowych, wodociągowych i kanalizacyjnych	
Sprawdzający	mgr inż. Monika Robak	LUB/0068/PWBS/17 bez ograniczeń w specyficznych instalacyjnych w zakresie sieci, instalacji i urządzeń cieplnych, wentylacyjnych, gazowych, wodociągowych i kanalizacyjnych	
Asystent projektanta	mgr inż. Małgorzata Bodzak mgr inż. Łukasz Pawiński		
Nazwa rysunku	Plan zagospodarowania terenu – Etap V; cz. 2/2	Skala 1:1000	Nr i